


計画概略図 (配置平面図)

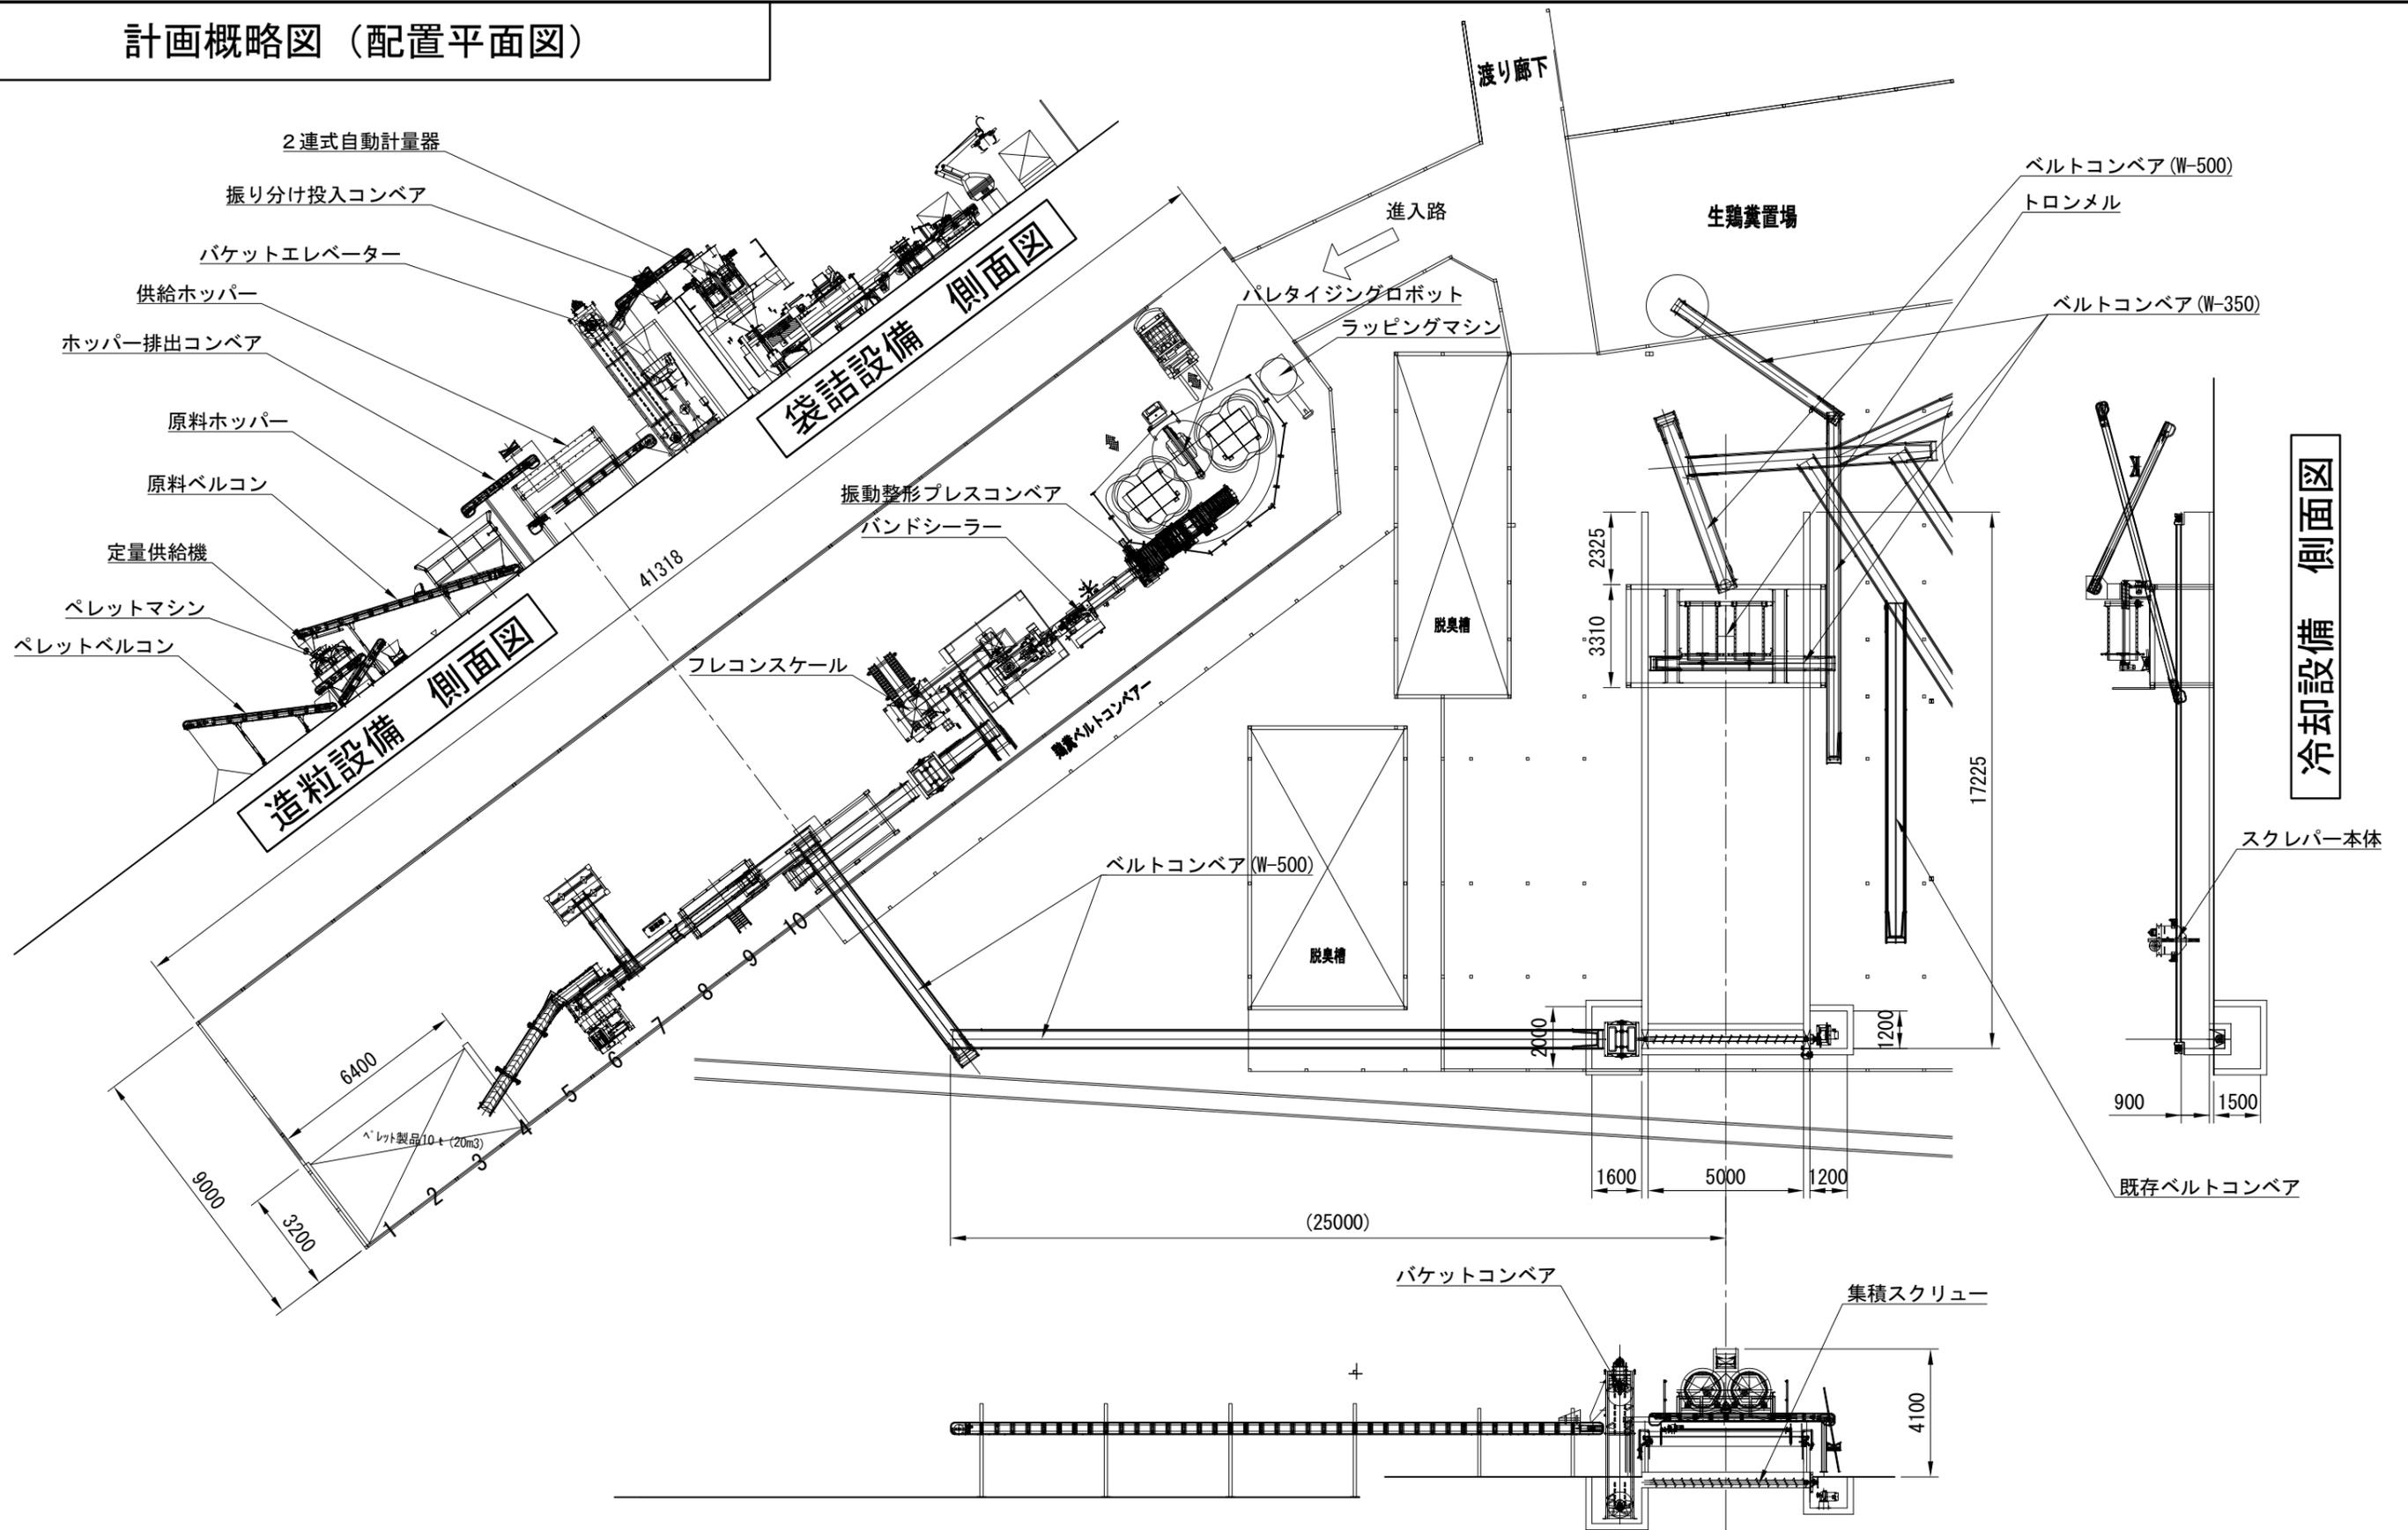

造粒設備 側面図

袋詰設備 側面図

冷却設備 側面図

冷却設備 断面図

CLIENT:	TITLE	SUBJECT	SCALE	Drawing No	Drawn
有限会社 旭養鶏舎 殿	鶏糞処理場 設備更新工事	平面 断面図	1/200	320023-512-H-1	
				Drawn by Date	Checked
				2020/03/19	